


会签栏
方案
建筑
结构
给排水
暖通
电气

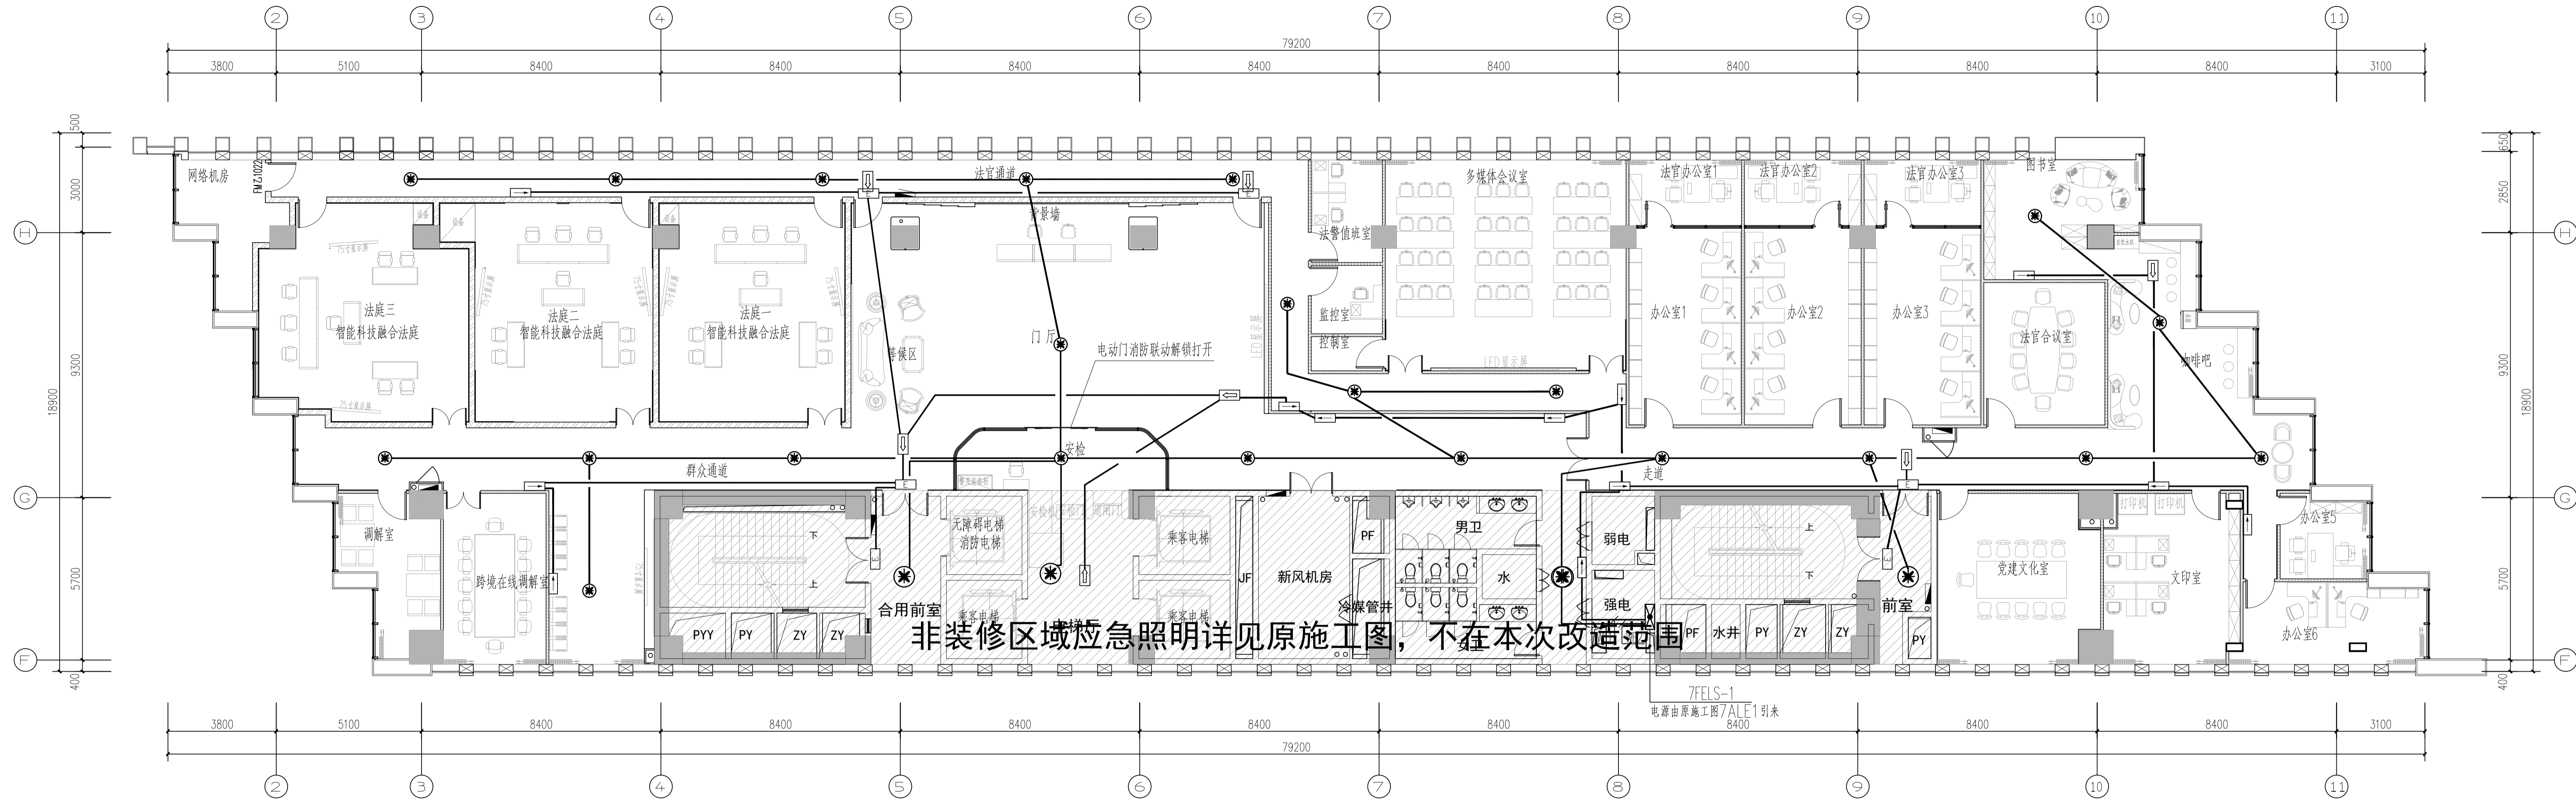

非装修区域应急照明详见原施工图, 不在本次改造范围

八层应急照明平面图 1:100

注: 非装修区域应急照明详见原施工图, 不在本次改造范围



河南省朝阳建筑设计有限公司
HENAN ZHAOYANG ARCHITECTURE DESIGN CO., LTD.
城乡规划编制: 甲级 证书编号: 甲字第2410593
建筑行业(含人防工程): 甲级 证书编号: A141000384
风景园林工程设计: 甲级 证书编号: A141000384
市政行业: 乙级 证书编号: A241000361
农林行业: 乙级 证书编号: A241000361
商务服务业: 乙级 证书编号: A241000361
化工石化医药行业: 乙级 证书编号: A241000361

出图专用章
PLOT SEAL

注册师专用章
REGISTRATION DIVISION SEAL

建设单位 CLIENT

河南自由贸易试验区
郑州片区人民法院

项目名称 PROJECT TITLE

河南自由贸易试验区郑州片区人民法院
涉外商事审判庭室内装饰装修工程

子项名称 SUB TITLE

图名 DRAWING TITLE


八层应急照明平面图

设计负责人 PROJECT DIRECTOR	张德鹏
审定人 APPROVED BY	刘强
专业负责人 DISCIPLINE DIRECTOR	刘强
审核人 REVIEWED BY	吴伟巍
校对人 CHECKED BY	穆春阳
设计人 DESIGNED BY	李红威
制图人 DRAWING BY	李红威

项目编号 PROJECT NO.	ZY25-51
图别 DWG TYPE	电气
图号 DWG NO.	09
版本号 VERSION	01
日期 DATE	2026.05

图纸识别码
IDENTIFICATION CODE

会签栏
方案
建筑
结构
给排水
暖通
电气

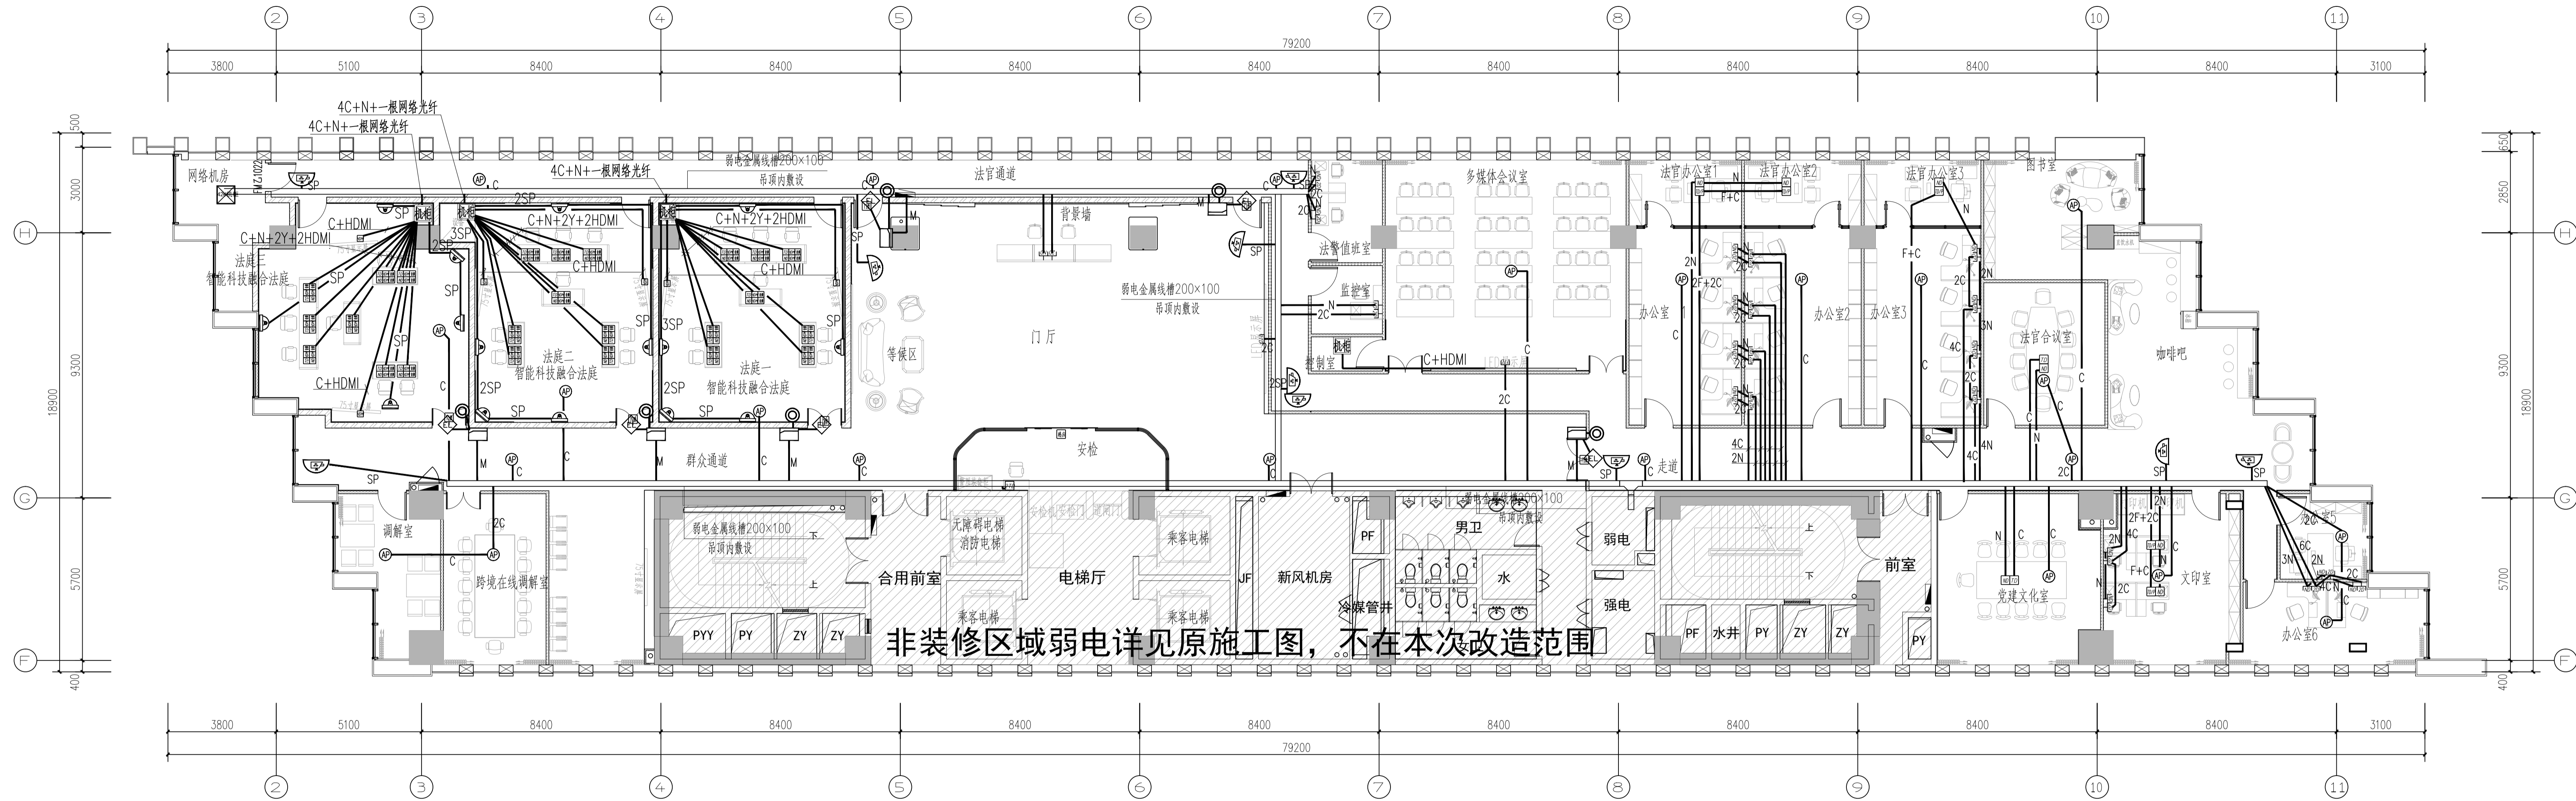

八层弱电平面图 1:100

注: 非装修区域弱电详见原施工图, 不在本次改造范围

插座图例:

序号	名称	规格型号	安装高度	符号	名称	规格型号	安装高度
01	普通墙面电源插座	220V, 10A 单相二孔三孔带保护门	底部距地300mm	□	强电电源地面出线口	220V, 10A 单相二孔三孔带保护门	安装于地面
02	普通墙面电源插座	220V, 10A 单相二孔三孔带保护门	底部距地1000mm	◆	连接办公家具接线槽内电源插座	220V, 10A 单相二孔三孔带保护门	安装于地面
03	普通墙面电源插座	220V, 10A 单相二孔三孔带保护门	底部距地1800mm	◇	强电电源天花出线口	220V, 10A 单相二孔三孔带保护门	安装于吊顶
04	饮水机墙面插座	220V, 16A 单相三孔带保护门	底部距地300mm	⊕	天花板预留电源	220V, 10A 单相二孔三孔带保护门	安装于吊顶
05	饮水机墙面插座	220V, 10A 单相三孔带保护门	底部距地300mm	⊖	普通地面电源插座	220V, 10A 单相二孔三孔带保护门	安装于地面

弱电插座图例	
序号	名称
01	强电电源地面出线口
02	连接办公家具接线槽内电源插座
03	强电电源天花出线口
04	天花板预留电源
05	普通地面电源插座

项目编号	ZY25-51
图别	电路
图号	10
版本号	01
日期	2026.05
图识	
识别码	

河南朝阳建筑设计有限公司
HENAN ZHAOYANG ARCHITECTURE DESIGN CO., LTD.

城乡规划编制: 甲级 证书编号: 甲字第2410593
建筑行业(含人防工程): 甲级 证书编号: A141000384
风景园林工程设计: 甲级 证书编号: A141000384
市政行业: 乙级 证书编号: A241000361
农林行业: 乙级 证书编号: A241000361
商务行业: 乙级 证书编号: A241000361
化工石化医药行业: 乙级 证书编号: A241000361

出图专用章
FLOT SEAL

注册师专用章
REGISTRATION DIVISION SEAL

建设单位 CLIENT

河南自由贸易试验区
郑州片区人民法院

项目名称 PROJECT TITLE

河南自由贸易试验区郑州片区人民法院
涉外商事审判庭室内装饰装修工程

子项名称 SUB TITLE

图名 DRAWING TITLE

八层弱电平面图

设计负责人	张德鹏
审定人	刘强
专业负责人	刘强
审核人	吴伟巍
校对	穆春阳
设计人	李红威
制图人	李红威

项目编号: ZY25-51

图别: 电路

图号: 10


版本号: 01

日期: 2026.05

图识:

识别码:

会签栏
方案
建筑
结构
给排水
暖通
电气

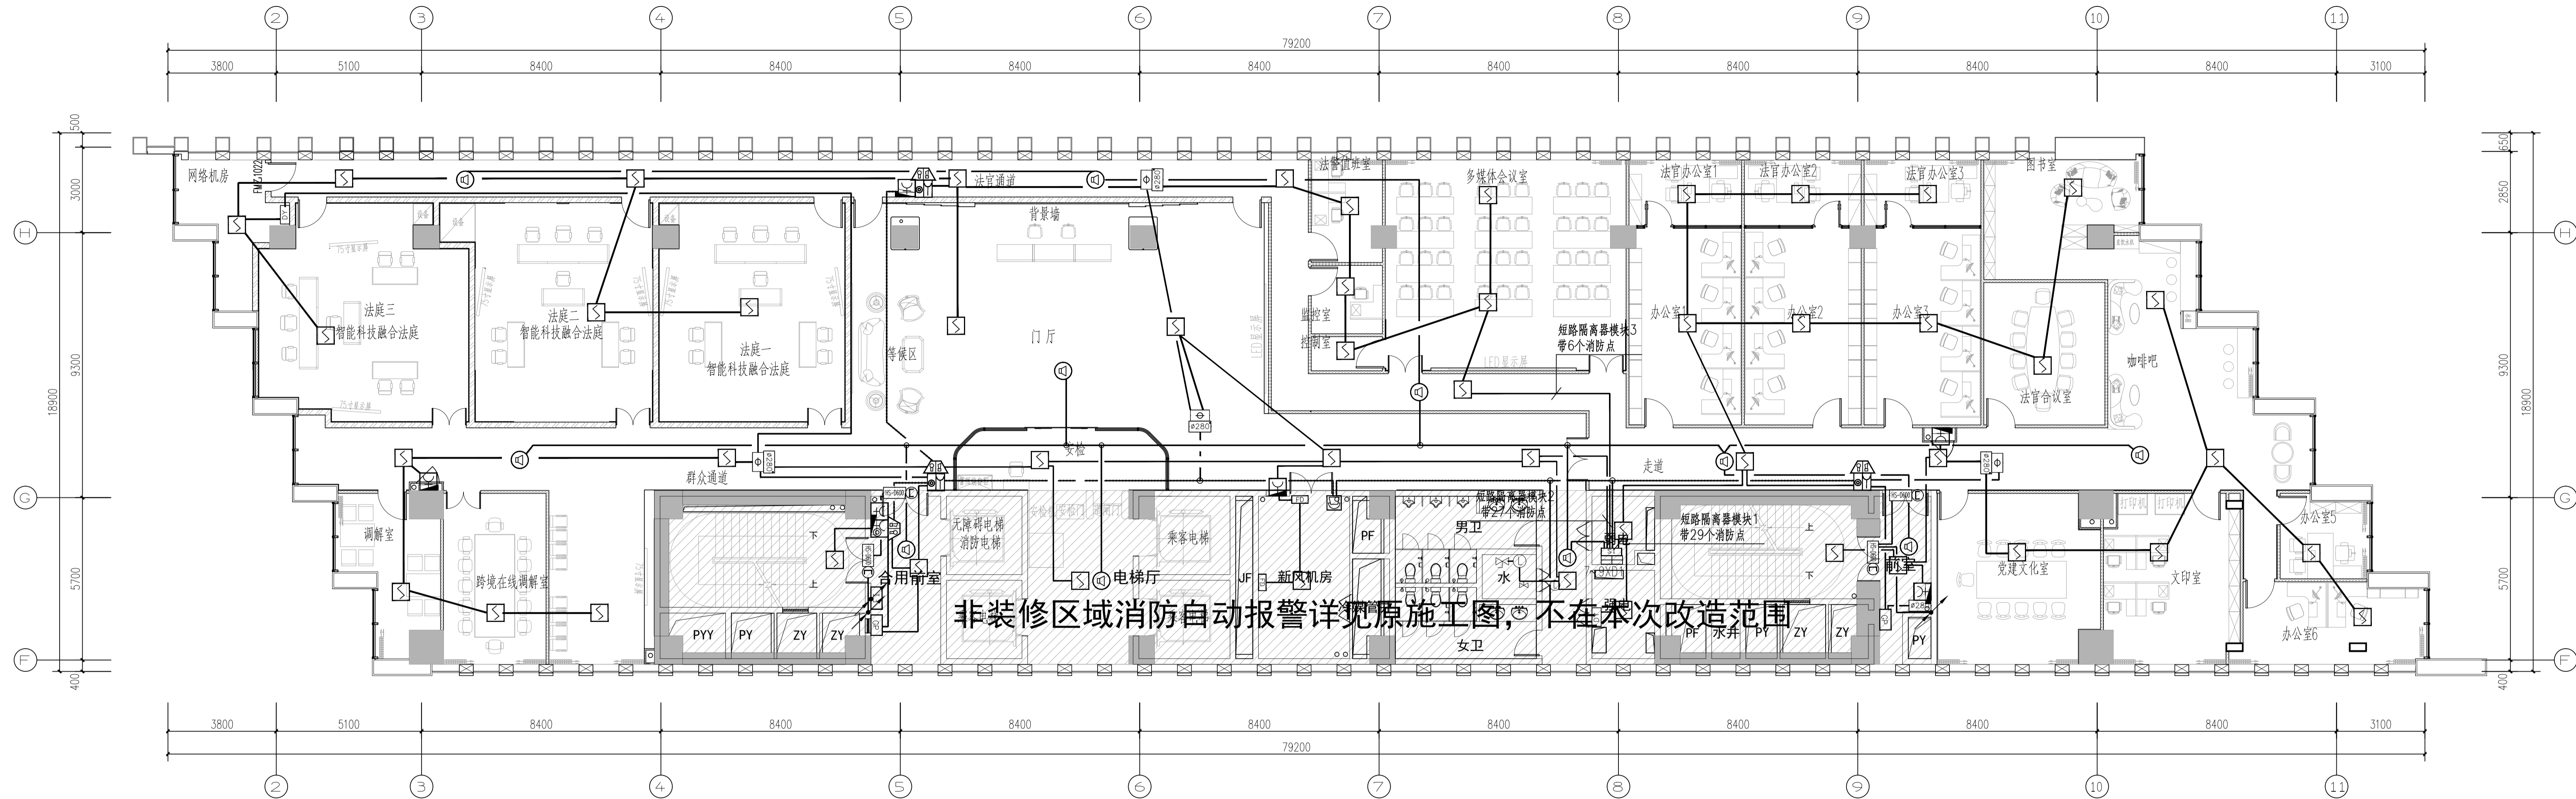

八层消防自动报警平面图 1:100

注: 非装修区域消防自动报警详见原施工图, 不在本次改造范围

朝阳设计
ZHAOYANG DESIGN

河南省朝阳建筑设计有限公司
HENAN ZHAOYANG ARCHITECTURE DESIGN CO., LTD

城乡规划编制: 甲级 证书编号: 甲字22410503
建筑行业(含人防工程): 甲级 证书编号: A141000384
风景园林工程设计: 甲级 证书编号: A141000384
市政行业: 乙级 证书编号: A241000361
农林行业: 乙级 证书编号: A241000361
商务服务业: 乙级 证书编号: A241000361
化工石化医药行业: 乙级 证书编号: A241000361

出图专用章
PLOT SEAL

注册师专用章
REGISTRATION DIVISION SEAL

建设单位 CLIENT

河南自由贸易试验区
郑州片区人民法院

项目名称 PROJECT TITLE

河南自由贸易试验区郑州片区人民法院
涉外商事审判庭室内装饰装修工程

子项名称 SUB TITLE

图名 DRAWING TITLE

八层消防自动报警平面图

设计负责人 PROJECT DIRECTOR	张德鹏
审定人 APPROVED BY	刘强
专业负责人 DISCIPLINE DIRECTOR	刘强
审核人 REVIEWED BY	吴伟巍
校对人 CHECKED BY	穆春阳
设计人 DESIGNED BY	李红威
制图人 DRAWING BY	李红威

项目编号 PROJECT NO.	ZY25-51
图别 DWG TYPE	电气
图号 DWG NO.	11
版本号 VERSION	01
日期 DATE	2026.05

图纸识别码
IDENTIFICATION CODE